



**Planta Baixa Ampliada
Banho Enfermaria**
Escala 1:25

Simbologia	
CE	CAIXA DE ESGOTO
CG	CAIXA DE GORDURA
CS	CAIXA SIFONADA
CV	COLUNA DE VENTILAÇÃO
TQ	TUBO DE QUEDA
RS	RALO SECO
FS	FOSSA SÉPTICA
SM	SUMIDOURO

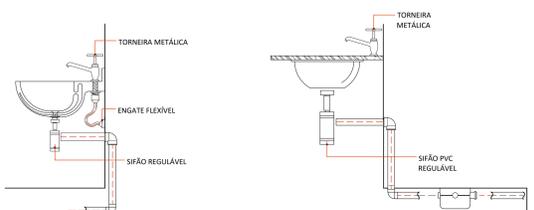


Detalhe Lavatório
Sem Escala


Detalhe Pia de Bancada
Sem Escala

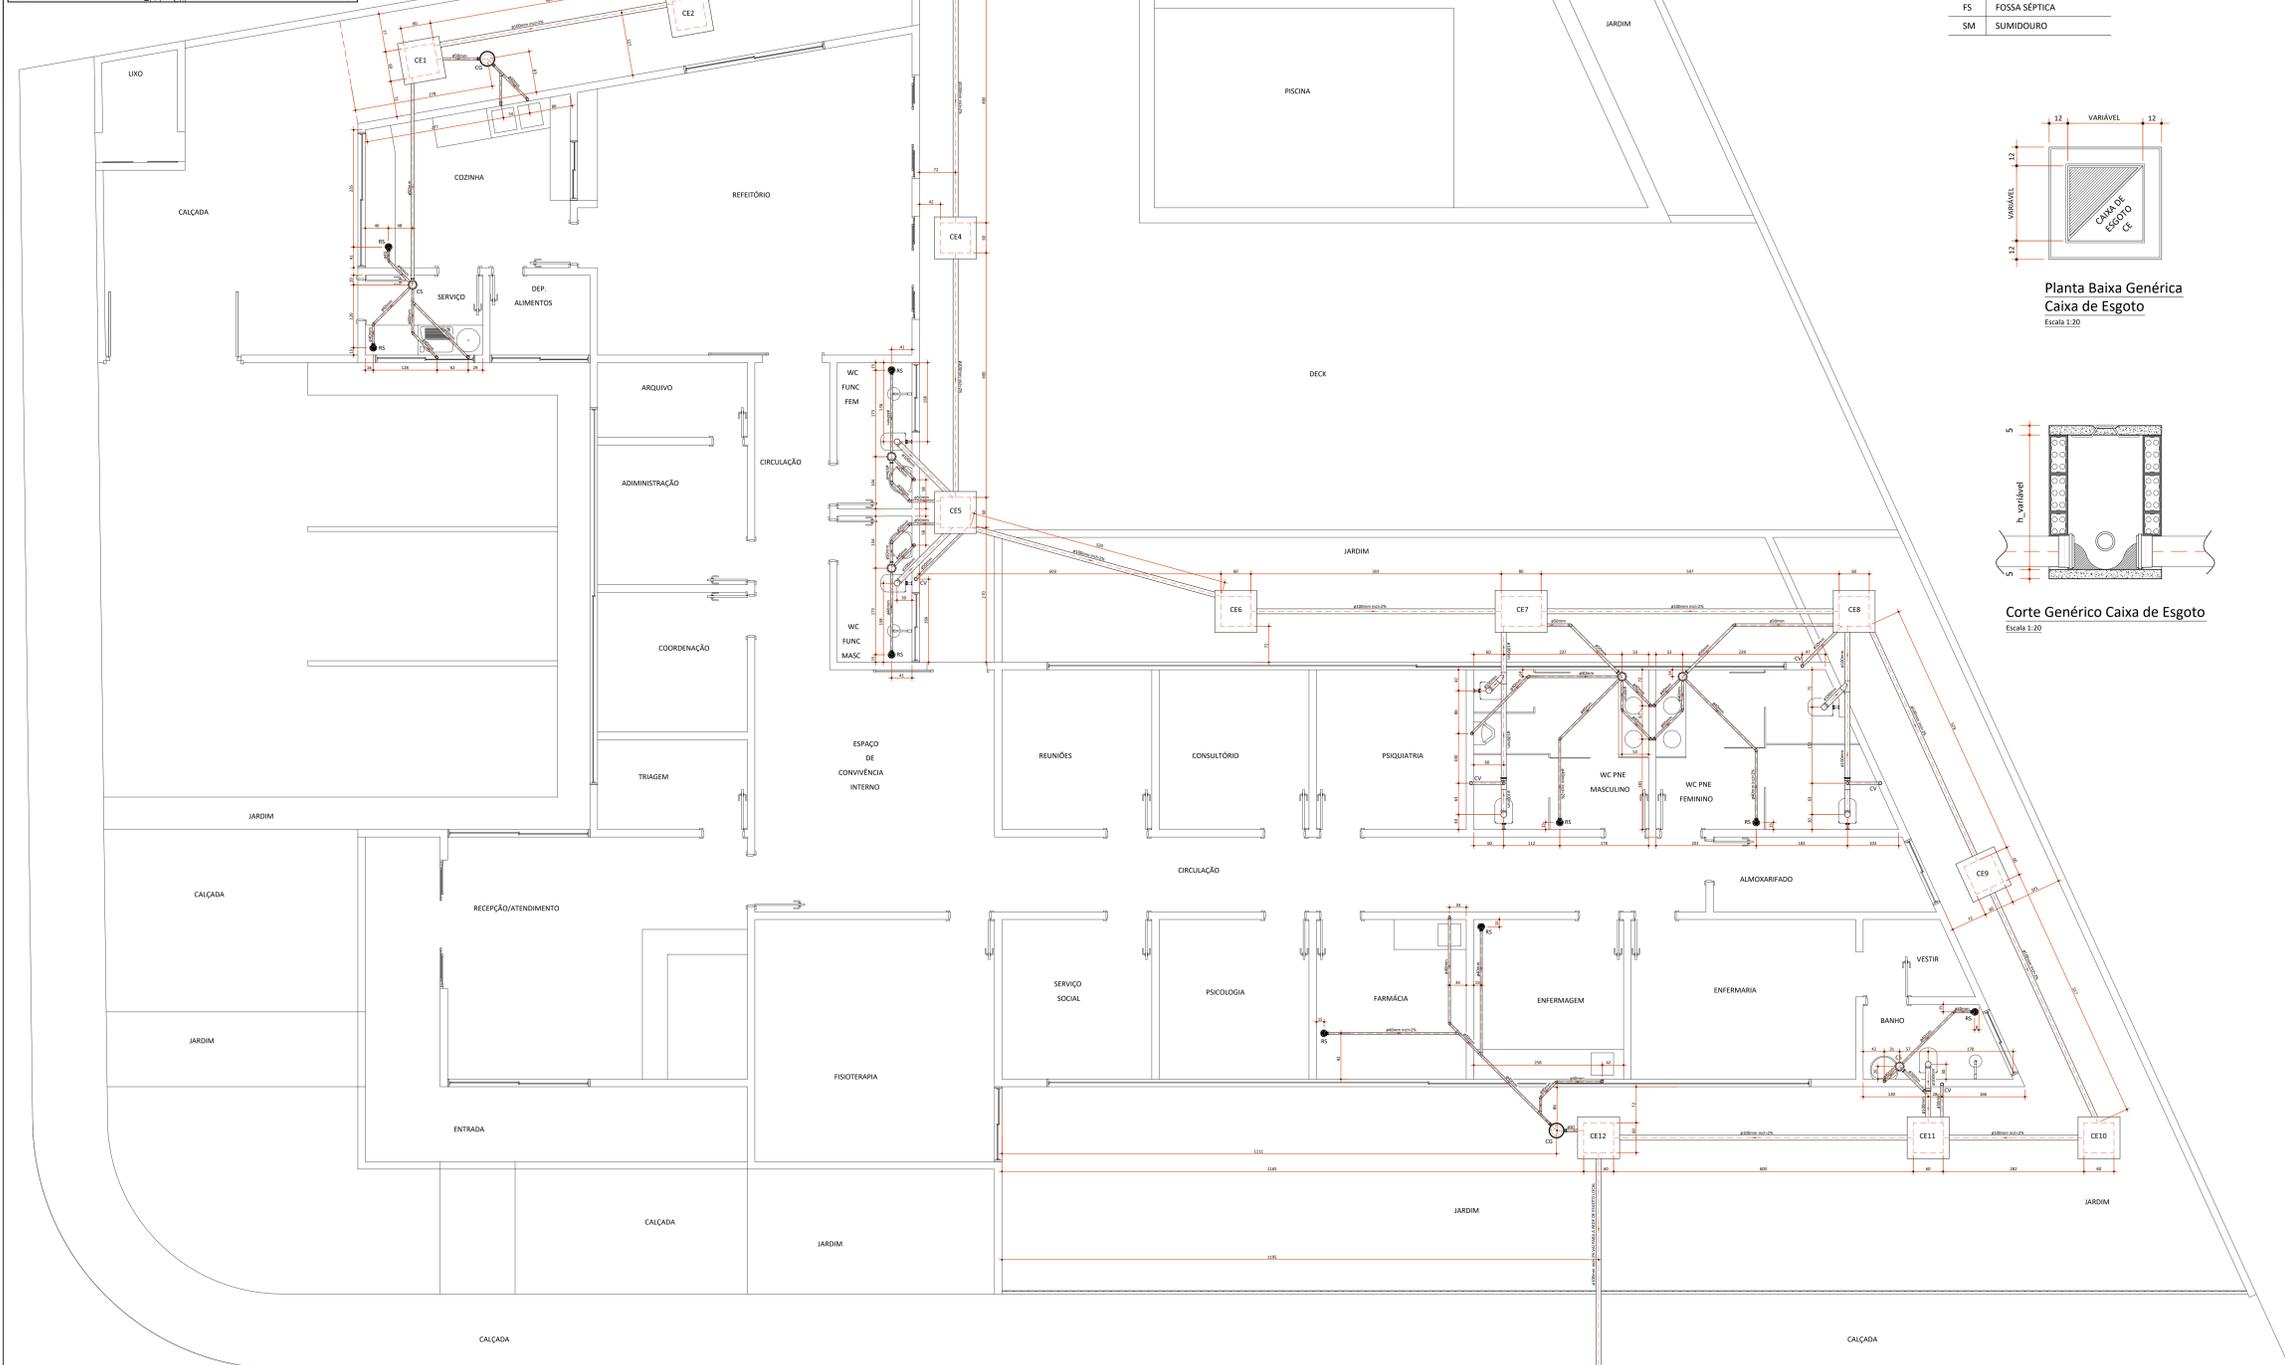


Planta Baixa Instalação Sanitária
Escala 1:50

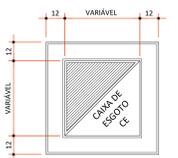


**Planta Baixa Genérica
Caixa de Esgoto**
Escala 1:20

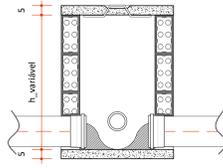


Corte Genérico Caixa de Esgoto
Escala 1:20

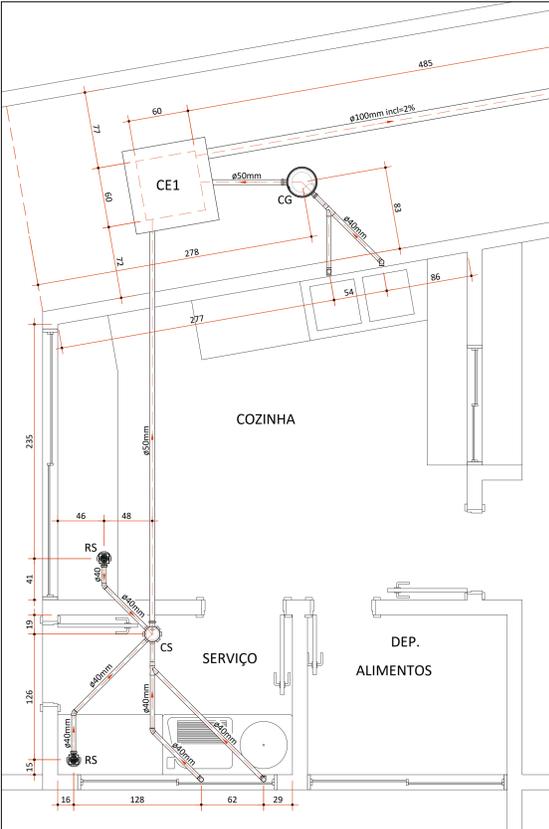


**Planta Baixa Ampliada
Cozinha e Área de Serviço**
Escala 1:25

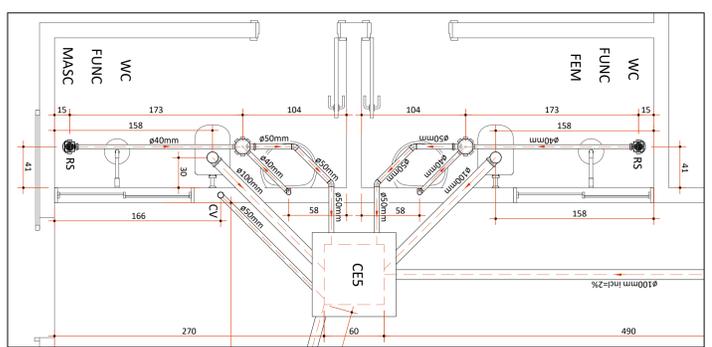

**Planta Baixa Ampliada
WC Funcionários Masculino/Feminino**
Escala 1:25

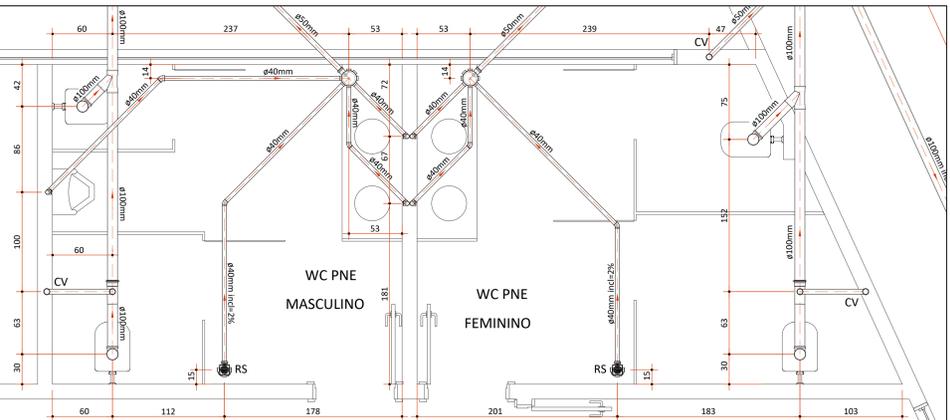

Planta Baixa Ampliada WC PNE Masculino/Feminino
Escala 1:25

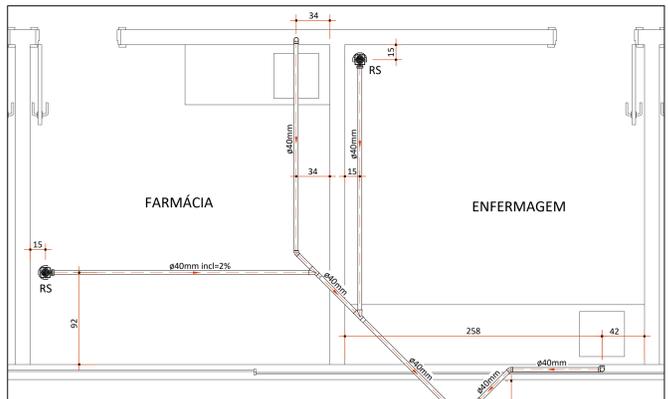

Planta Baixa Ampliada Farmácia/Enfermagem
Escala 1:25

Prefeitura	Bombeiros/Naturatins/Vigilância CAU
PROJETO INSTALAÇÃO SANITÁRIA FOLHA: ÚNICA	
TIPO:	Institucional
OBRA:	CAPS de Augustinópolis
PROPRIETÁRIO:	Fundo Municipal de Saúde
LOCAL:	Avenida Araguaia esquina com Rua Dom Pedro I, Bairro Vila Nova, Quadra 04, Lote 09
CIDADE:	Augustinópolis - Tocantins
PROPRIETÁRIO:	Fundo Municipal de Saúde
AUTOR DO PROJETO:	André Gaigo - Arquiteto Urbanista CAU - A33603-5
RESPONSÁVEL TÉCNICO:	
Área Construída:	372,51 m²
TOTAL:	372,51 m²
ESCALA:	INDICADA
DATA:	26/09/2018
CONFERIDO:	
DESENHO:	
DESCRIÇÃO: Planta Baixa Instalação Sanitária, Detalhes e Simbologias.	