


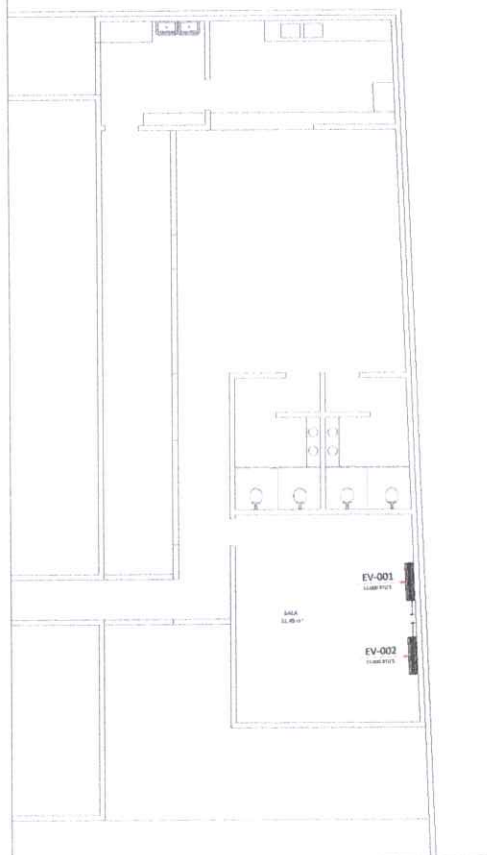
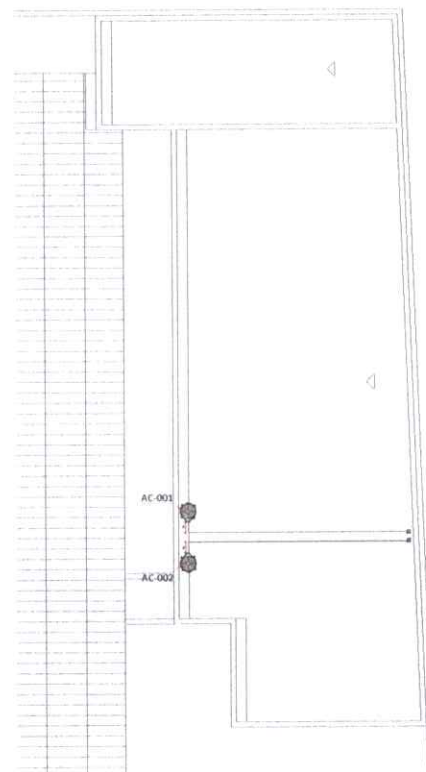
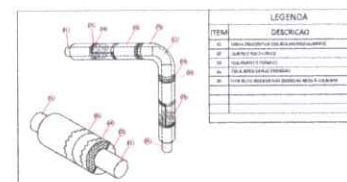
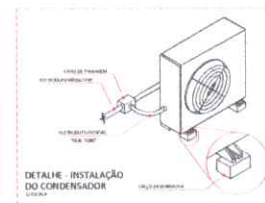


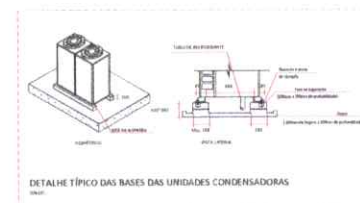


Planta Baixa - Climatização
Escala 1:75

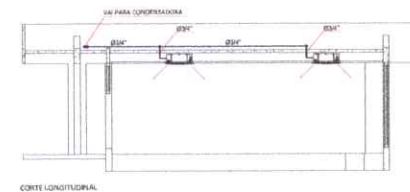


Cobertura - Climatização
Escala 1:75

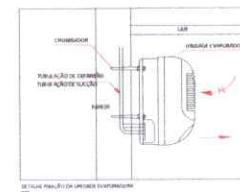

LINHA FRIGORÍFICA

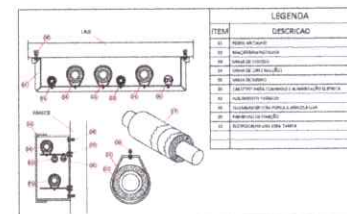

LINHA FRIGORÍFICA

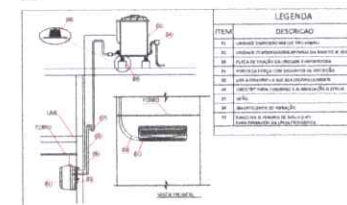

INSTALAÇÃO TÍPICA

NOTAS

- 1 - MEDIDAS EM CENTÍMETRO EXCETO ONDE INDICADO.
- 2 - PARA DETALHE DA INSTALAÇÃO FRIGORÍFICA E FIXAÇÃO DA CONDENSADORA VER DETALHE TÍPICO.
- 3 - TODA PASSAGEM DE TUBULAÇÃO PELA ALVENARIA DEVERÁ SER VEDADA APÓS A MONTAGEM.
- 4 - O TUBO DE DRENO NÃO PODE SER CONECTADO DIRETAMENTE NA REDE DE ESGOTO, DEVERÁ PASSAR POR UMA CABA SIFONADA OU SER DOTADO DE SIFÃO ANTES DE DESCARREGAR NO ESGOTO.
- 5 - O CABO ALIMENTADOR DEVERÁ SER REDIMENSIONAMENTO PELO PROJETISTA DE INSTALAÇÕES ELÉTRICAS EM FUNÇÃO DA FORMA DE INSTALAÇÃO E COMPRIMENTO DO MESMO.
- 6 - O DIMENSIONAMENTO DO CABO DE ALIMENTAÇÃO DEVERÁ SER FEITO PARA ELETRODUTO EMBUTIDO EM ALVENARIA E O CENTRO DE DISTRIBUIÇÃO PROXIMO AO CONDENSADOR.
- 7 - AS LINHAS FRIGORÍFICAS SERÃO ISOLADAS INDIVIDUALMENTE COM TUBO FLEXÍVEL REVESTIDO REF. "AIR/ARMAN LEX" COM ESPESURA TÉCNICO CRESCENTE.
- 8 - TODA A TUBULAÇÃO DE:
 - 8.1 - TUBO FLEXÍVEL REVESTIDO COM TUBO FLEXÍVEL REVESTIDO COM FILME PROTETOR REF. "AIR/ARMAN LEX" COM 10 mm DE ESPESURA.
 - 8.2 - NA SUPERFÍCIE DA TUBULAÇÃO E GOTEJAMENTO DA ÁGUA DE CONDENSADORA CERTIFICAR-SE QUE NÃO HÁ RACHADURA NO ISOLAMENTO.
 - 8.3 - MANter DISTÂNCIA DE 150mm ENTRE A EVAPORADORA E O FORRO.

LEGENDA


	JOELHO DE 90°, DE PVC, DE Ø25mm.
	TE DE, DE PVC, Ø25mm.
	LINHA FRIGORÍFICA (SUÇÃO E EXPANSÃO).
	UNIDADE CONDENSADORA ASSENTADA EM LAJE.
	UNIDADE EVAPORADORA (L.E.).
	INDICAÇÃO DE TUBULAÇÃO SUBINDO.
	INDICAÇÃO DE TUBULAÇÃO DESCENDO.

PREFEITURA	CAU/CREA
	BOMBEIROS/NATURALINS/VIGILÂNCIA

PROJETO	CLIMATIZAÇÃO	FOLHA	ÚNICA
---------	--------------	-------	-------

PROJETO	AMPLIAÇÃO ESCOLA MUNICIPAL PRESIDENTE KENNEDY
PROPRIETÁRIO	FUNDO MUNICIPAL DE EDUCAÇÃO DE AUGUSTINÓPOLIS
LOCAL	RUA PRESIDENTE KENNEDY, S/N, SETOR SESP
CIDADE	AUGUSTINÓPOLIS - TOCANTINS

9977-1233 RUA PRESIDENTE KENNEDY, S/N SETOR SESP - AUGUSTINÓPOLIS - TOCANTINS CLASSE DE ÁREAS ÁREA AMPLIADA: 144,85 m²	PROPRIETÁRIO FUNDO MUNICIPAL DE EDUCAÇÃO DE AUGUSTINÓPOLIS AUTOR DO PROJETO André Gaipo de André Gaipo de 62392134104 RESPONSÁVEL TÉCNICO CAU - A330605-5
ESCALA INICIADA DATA 10/12/2024 CONFERIDO DESENHO	PROJETO COMPLETO

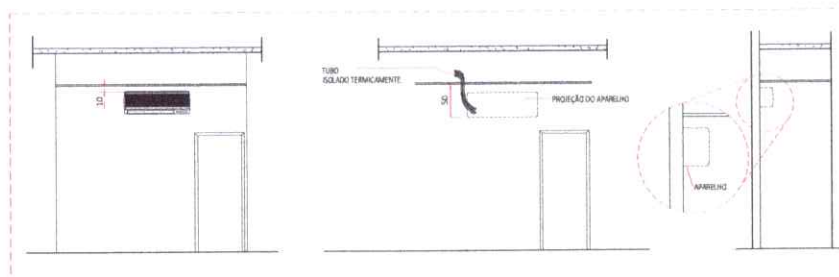

DETALHE INSTALAÇÃO DO EVAPORADOR TIPO PAREDE
SEM ESCALA