



ELÉTRICO - GERAL
Planta Baixa
Escala 1:500

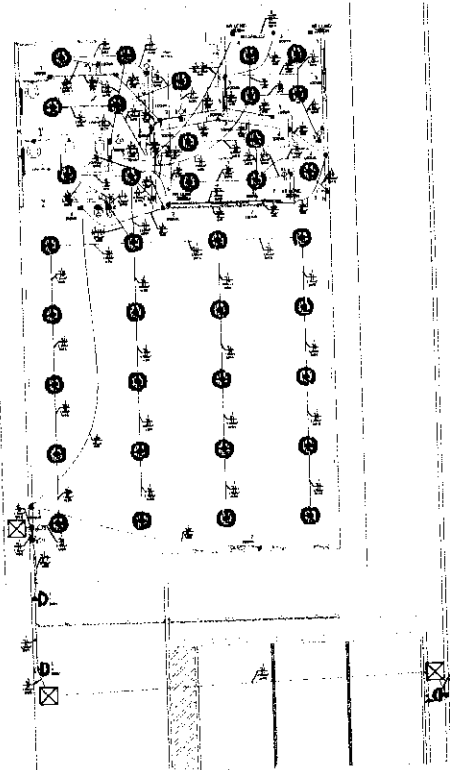

ELÉTRICO - LUZ
Planta Baixa
Escala 1:200

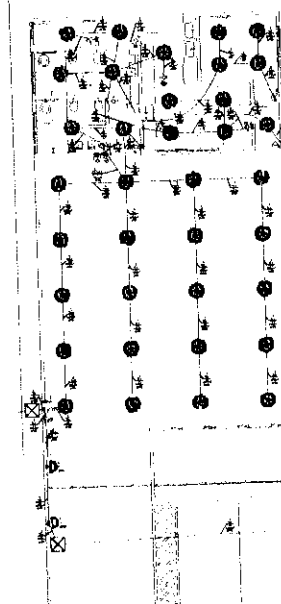

ELÉTRICO - TOMADAS
Planta Baixa
Escala 1:200



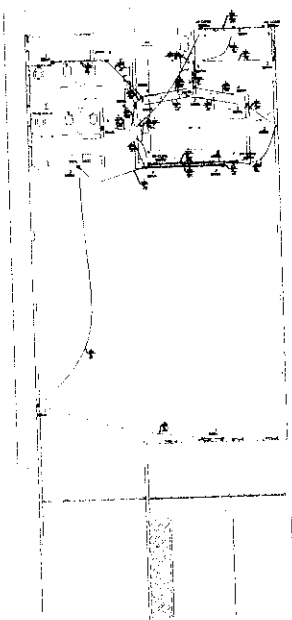


Diagrama Unifilar

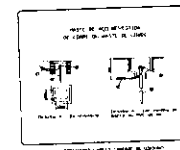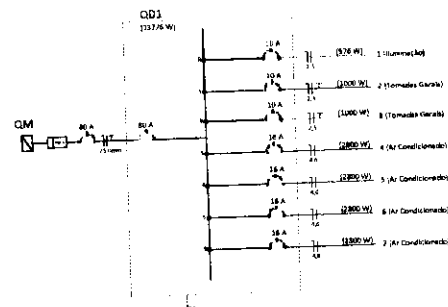

Legenda de condutos
Elétrica

Direta
Teto
Alta
Piso

- LEGENDA**
- 2 Tomadas balcão a 0,30m do piso
 - 2 Tomadas médias a 1,20m do piso
 - Caixa de passagem no piso
 - Interruptor 2 teclas - 1,20m do piso
 - Interruptor 1 tecla - 1,20m do piso
 - Luminária Tipo Plafon Circular (12W/4000K)
 - Luminária Arandela Tipo Tartaruga 24W
 - Quadro de distribuição
 - Tomada balcão a 0,30m do piso
 - Tomada média a 1,20m do piso
 - Tomada alta a 2,00m do piso

QUANTID.	GRUPO	DESCRIÇÃO	POTÊNCIA (W)	POTÊNCIA (VA)	FATOR POTÊNCIA	FATOR DEMANDA	DEMANDA (V)	TENSÃO (V)	CORRENTE FASE (mm²)	NEUTRO (mm²)	TERRA (mm²)	PROTEÇÃO FASES	FASES	
QD1	1	ILUMINAÇÃO GERAL	576	624	0,92	0,96	495,35	230	2 P 5	2,5	2,5	2,5	10	1000
QD2	2	TOMADAS JENAS	1000	1250	0,8	0,86	650	220	5,98	2,5	2,5	2,5	10	1000
QD3	3	TOMADAS JENAS	1200	1500	0,8	0,86	780	220	5,98	2,5	2,5	2,5	10	1000
QD4	4	AR CONDICIONADO	2500	3111	0,8	0,90	2500	220	14,14	4,0	4,0	4,0	16	2500
QD5	5	AR CONDICIONADO	2500	3111	0,8	0,90	2500	220	14,14	4,0	4,0	4,0	16	2500
QD6	6	AR CONDICIONADO	2500	3111	0,8	0,90	2500	220	14,14	4,0	4,0	4,0	16	2500
QD7	7	AR CONDICIONADO	2500	3111	0,8	0,90	2500	220	14,14	4,0	4,0	4,0	16	2500
QDPL	SOMA		13776	15671	0,88	0,970	13415		70,73	25	25	25	80	7176 6800

PREFEITURA		CAMPORA	
BOMBEIROS/NATURATIS/VIGILANCIA			
PROJETO INSTALAÇÃO ELÉTRICA			
FOLHA ÚNICA			
PROJETO CONSTRUÇÃO DO COMPLEXO IDOSO EM MOVIMENTO			
PROPRIETÁRIO FUNDO MUNICIPAL DO DESENVOLVIMENTO SOCIAL			
LOCAL RUA PEDRO ÁLVARES CABRAL, 08 06, LT 28/2725, ST NOVO HORIZONTE			
CIDADE AUGUSTO POLÍ - TOCANTINS			
		PROPRIETÁRIO DOMINGAS JORGE COSTA.94533725368 FUNDO MUNICIPAL DO DESENVOLVIMENTO SOCIAL	
AUTOR DO PROJETO ANDRÉ GAUPO DE ANDRÁDE.82902134		RESPONSÁVEL TÉCNICO AMARÉ GAUPO - ARQUITETO URBANISTA CREA - 0.239004-0	
ESCALA 1:500		DATA 01/06/2023	
PROJETO COMPLETO		CONFERIDO	