



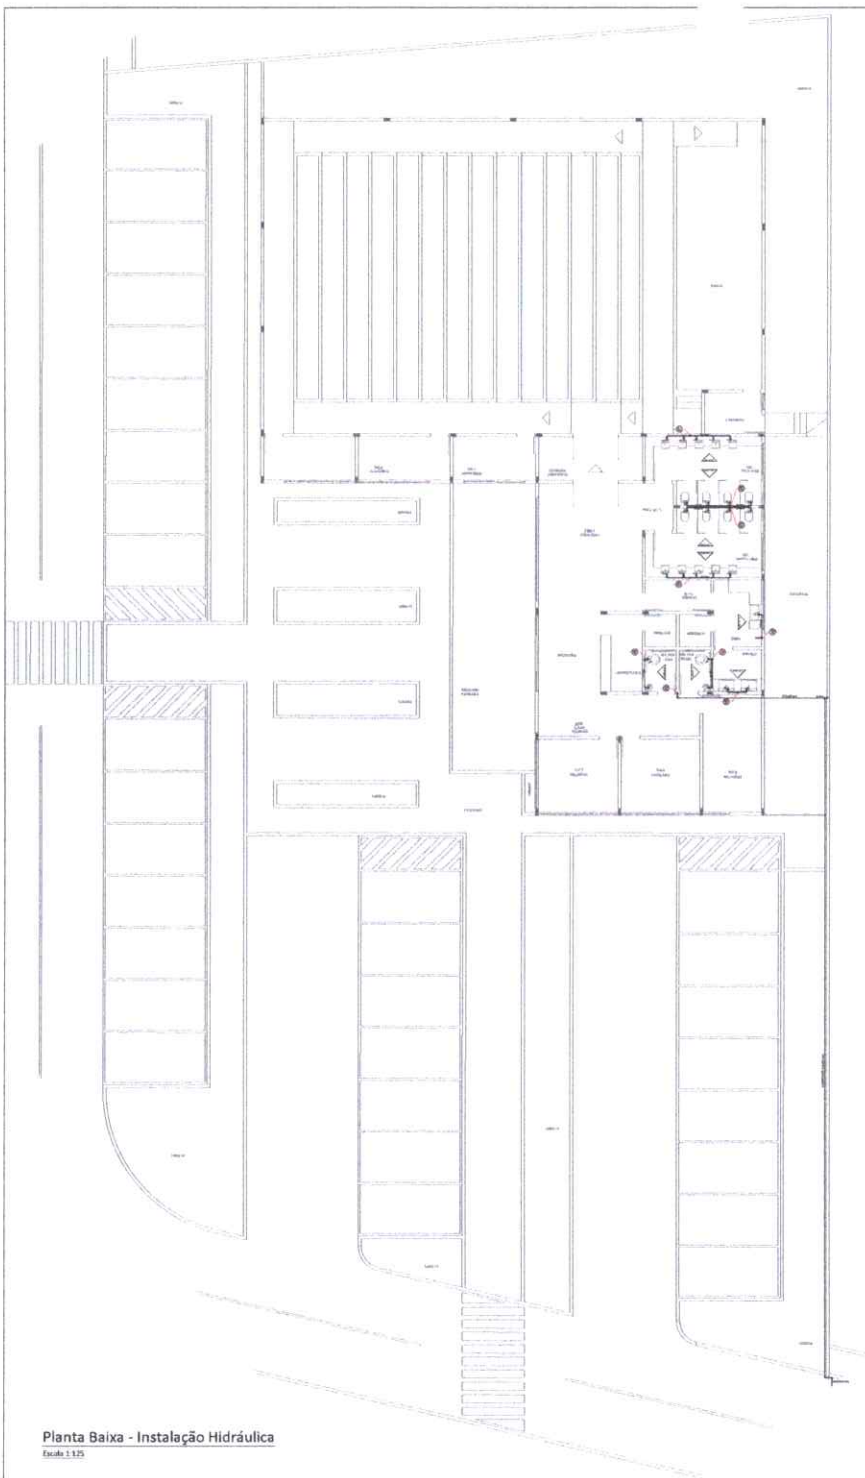

Planta Baixa - Instalação Hidráulica
Escala 1:125

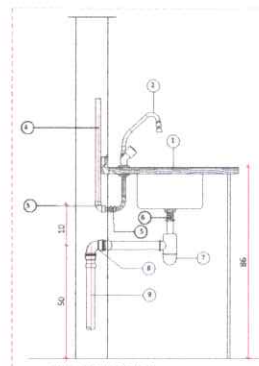



- RELACAO DO MATERIAL
- 1) TUBA DE AÇO INOX
 - 2) TORNEIRA DECA MONTAGEM C/ BOMBA 1/2"
 - 3) REGISTRO DE PVC SOLDAVEL C/ BOMBA DE LATÃO 1/2"
 - 4) TUBO DE PVC SOLDAVEL 1/2"
 - 5) CORDÃO 1/2"
 - 6) VÁLVULA 1/2" 1/2"
 - 7) REGISTRO DE PVC C/ ANEL DE BOMBA 1/2"
 - 8) TUBO DE PVC 1/2" 1/2"

Tabela de acessório de tubo	
QUANTIDADE	DESCRIÇÃO
09	REGISTRO DE GAVETA BRUTO, LATÃO, ROSCÁVEL


Tabela de tubos	
Comprimento	Diâmetro
80.00 m	25 mm
40.00 m	50 mm

Simbologia	
L.V.	Limite de nível com patilha 1/2" - 25 mm - 1/2"
R.G.	Registro bruto gaveta ABNT PVC soldavel - 1/2"
R.P.	Registro Pressão com PVC soldavel - 25 mm - 1/2"
T.C.	Tubo de PVC com patilha 1/2" - 25 mm - 1/2"
V.V.O.	Válvula de descarga c/ PVC soldavel - 1/2"
V.V.	Válvula
V.V.	Válvula de descarga com patilha de descarga - 1/2"


PREFEITURA	CAU/CREA
BOMBEIROS/NATURATUBOS/VIGILÂNCIA	
PROJETO INSTALAÇÃO HIDRÁULICA FOLHA 1/2	
PROJETO CONSTRUÇÃO DO CENTRO DE EVENTOS NA CIDADE DE AUGUSTINÓPOLIS	
PROPRIETÁRIO PREFEITURA MUNICIPAL DE AUGUSTINÓPOLIS	
LOCAL RUA TAPAJÓS, S/N, SETOR RODOVIÁRIO	
CIDADE AUGUSTINÓPOLIS - TOCANTINS	
 9877-1321 E-mail: prefeitura@augustinopolis.to.br CNPJ: 06.908.000/0001-91	PROPRIETÁRIO RONIVON TECOORO Assinado de forma digital por RONIVON TECOORO DA SILVA 82796254100 DA SILVA 82796254100 PREFEITURA MUNICIPAL DE AUGUSTINÓPOLIS
QUADRO DE ÁREAS	AUTOR DO PROJETO ANDRÉ GAPO DE ANDRADE: 82992134104 ANDRÉ GAPO - ARQUITETO URBANISTA CAU - A33682-5
ÁREA DO TERRENO ÁREA TOTAL CONSTRUÇÃO	RESPONSÁVEL TÉCNICO
ESCALA INDICADA DATA 20/01/2020 CONFERIDO DES20840	
Descrição: Planta Baixa - Instalação Hidráulica, Detalhes	

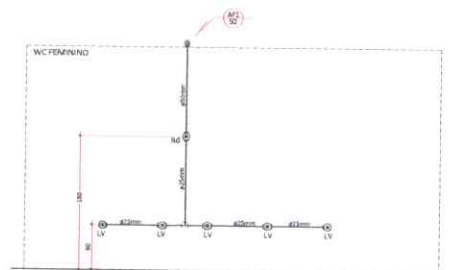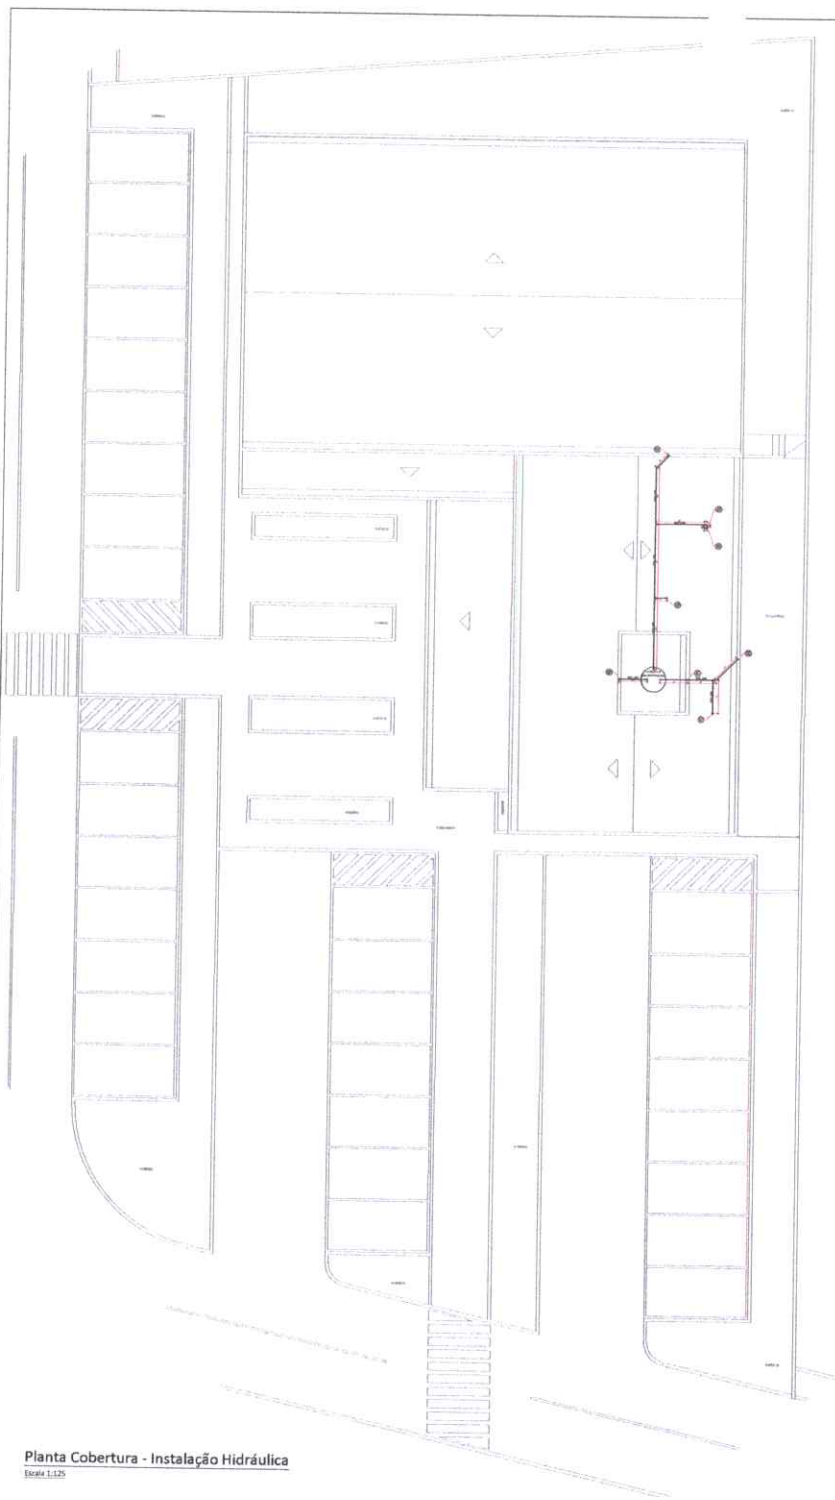


Vista AF1
Escala 1:35

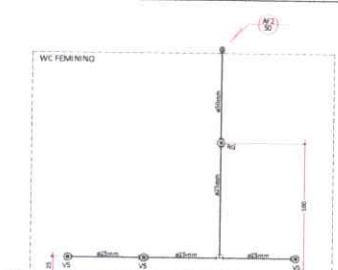


Vista AF2
Escala 1:35

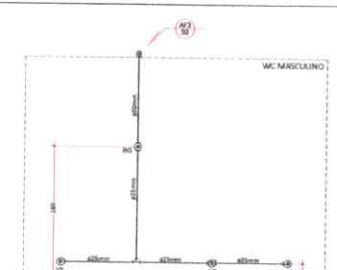


Vista AF3
Escala 1:35

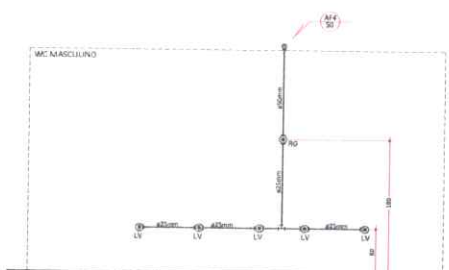

Vista AF4
Escala 1:35

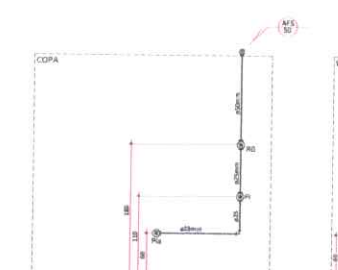


Vista AF5
Escala 1:35

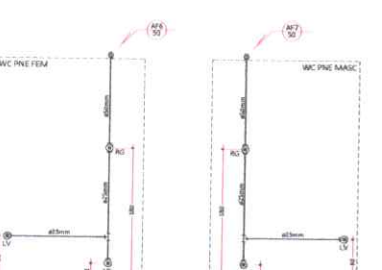

Vista AF6
Escala 1:35



Vista AF7
Escala 1:35

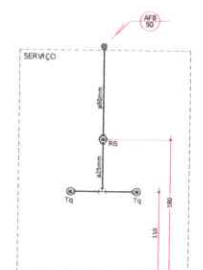

Vista AF8
Escala 1:35

Tabela de acessório de tubo	
QUANTIDADE	DESCRIÇÃO
09	REGISTRO DE GAVETA BRUTO, LATÃO, ROSCÁVEL

Tabela de tubos	
Comprimento	Diâmetro
80.00 m	25 mm
40.00 m	50 mm

Simbologia	
LV	Leveiro com perfil 90° - 25 mm - 1/2"
Rd	Registro bruto gaveta AMT PVC, estâbol - 3/4"
SP	Registro bruto gaveta AMT PVC, estâbol - 3/4"
TQ	Registro bruto gaveta AMT PVC, estâbol - 3/4"
WC	Valvula de descarga PVC, estâbol - 1/2"
MA	Módulo
VS	Ventilador com valvula de descarga - 1/2"

PREFEITURA	CAU/CREA
BOMBEIROS/NATURATING/VIGILÂNCIA	
PROJETO	INSTALAÇÃO HIDRÁULICA
PROPRIETÁRIO	CONSTRUÇÃO DO CENTRO DE EVENTOS NA CIDADE DE AUGUSTINÓPOLIS
LOCAL	PREFEITURA MUNICIPAL DE AUGUSTINÓPOLIS
CIDADE	RUA TAPAJÓS, S/N, SETOR RODOVIÁRIO
	AUGUSTINÓPOLIS - TOCANTINS
PROPRIETÁRIO	RONIVON
	TEODORO DA SILVA 82796254100
AUTOR DO PROJETO	ANDRÉ GAÍPO DE ANDRADE 82992134104
RESPONSÁVEL TÉCNICO	ANDRÉ GAÍPO - ARQUITETO URBANISTA
	CAU - A33602-5
ESCALA	INDICADA
DATA	28/01/2028
CONFERIDO	DESENHO
Descrição:	
Planta Cobertura - Instalação Hidráulica, Vistas e Detalhes	