




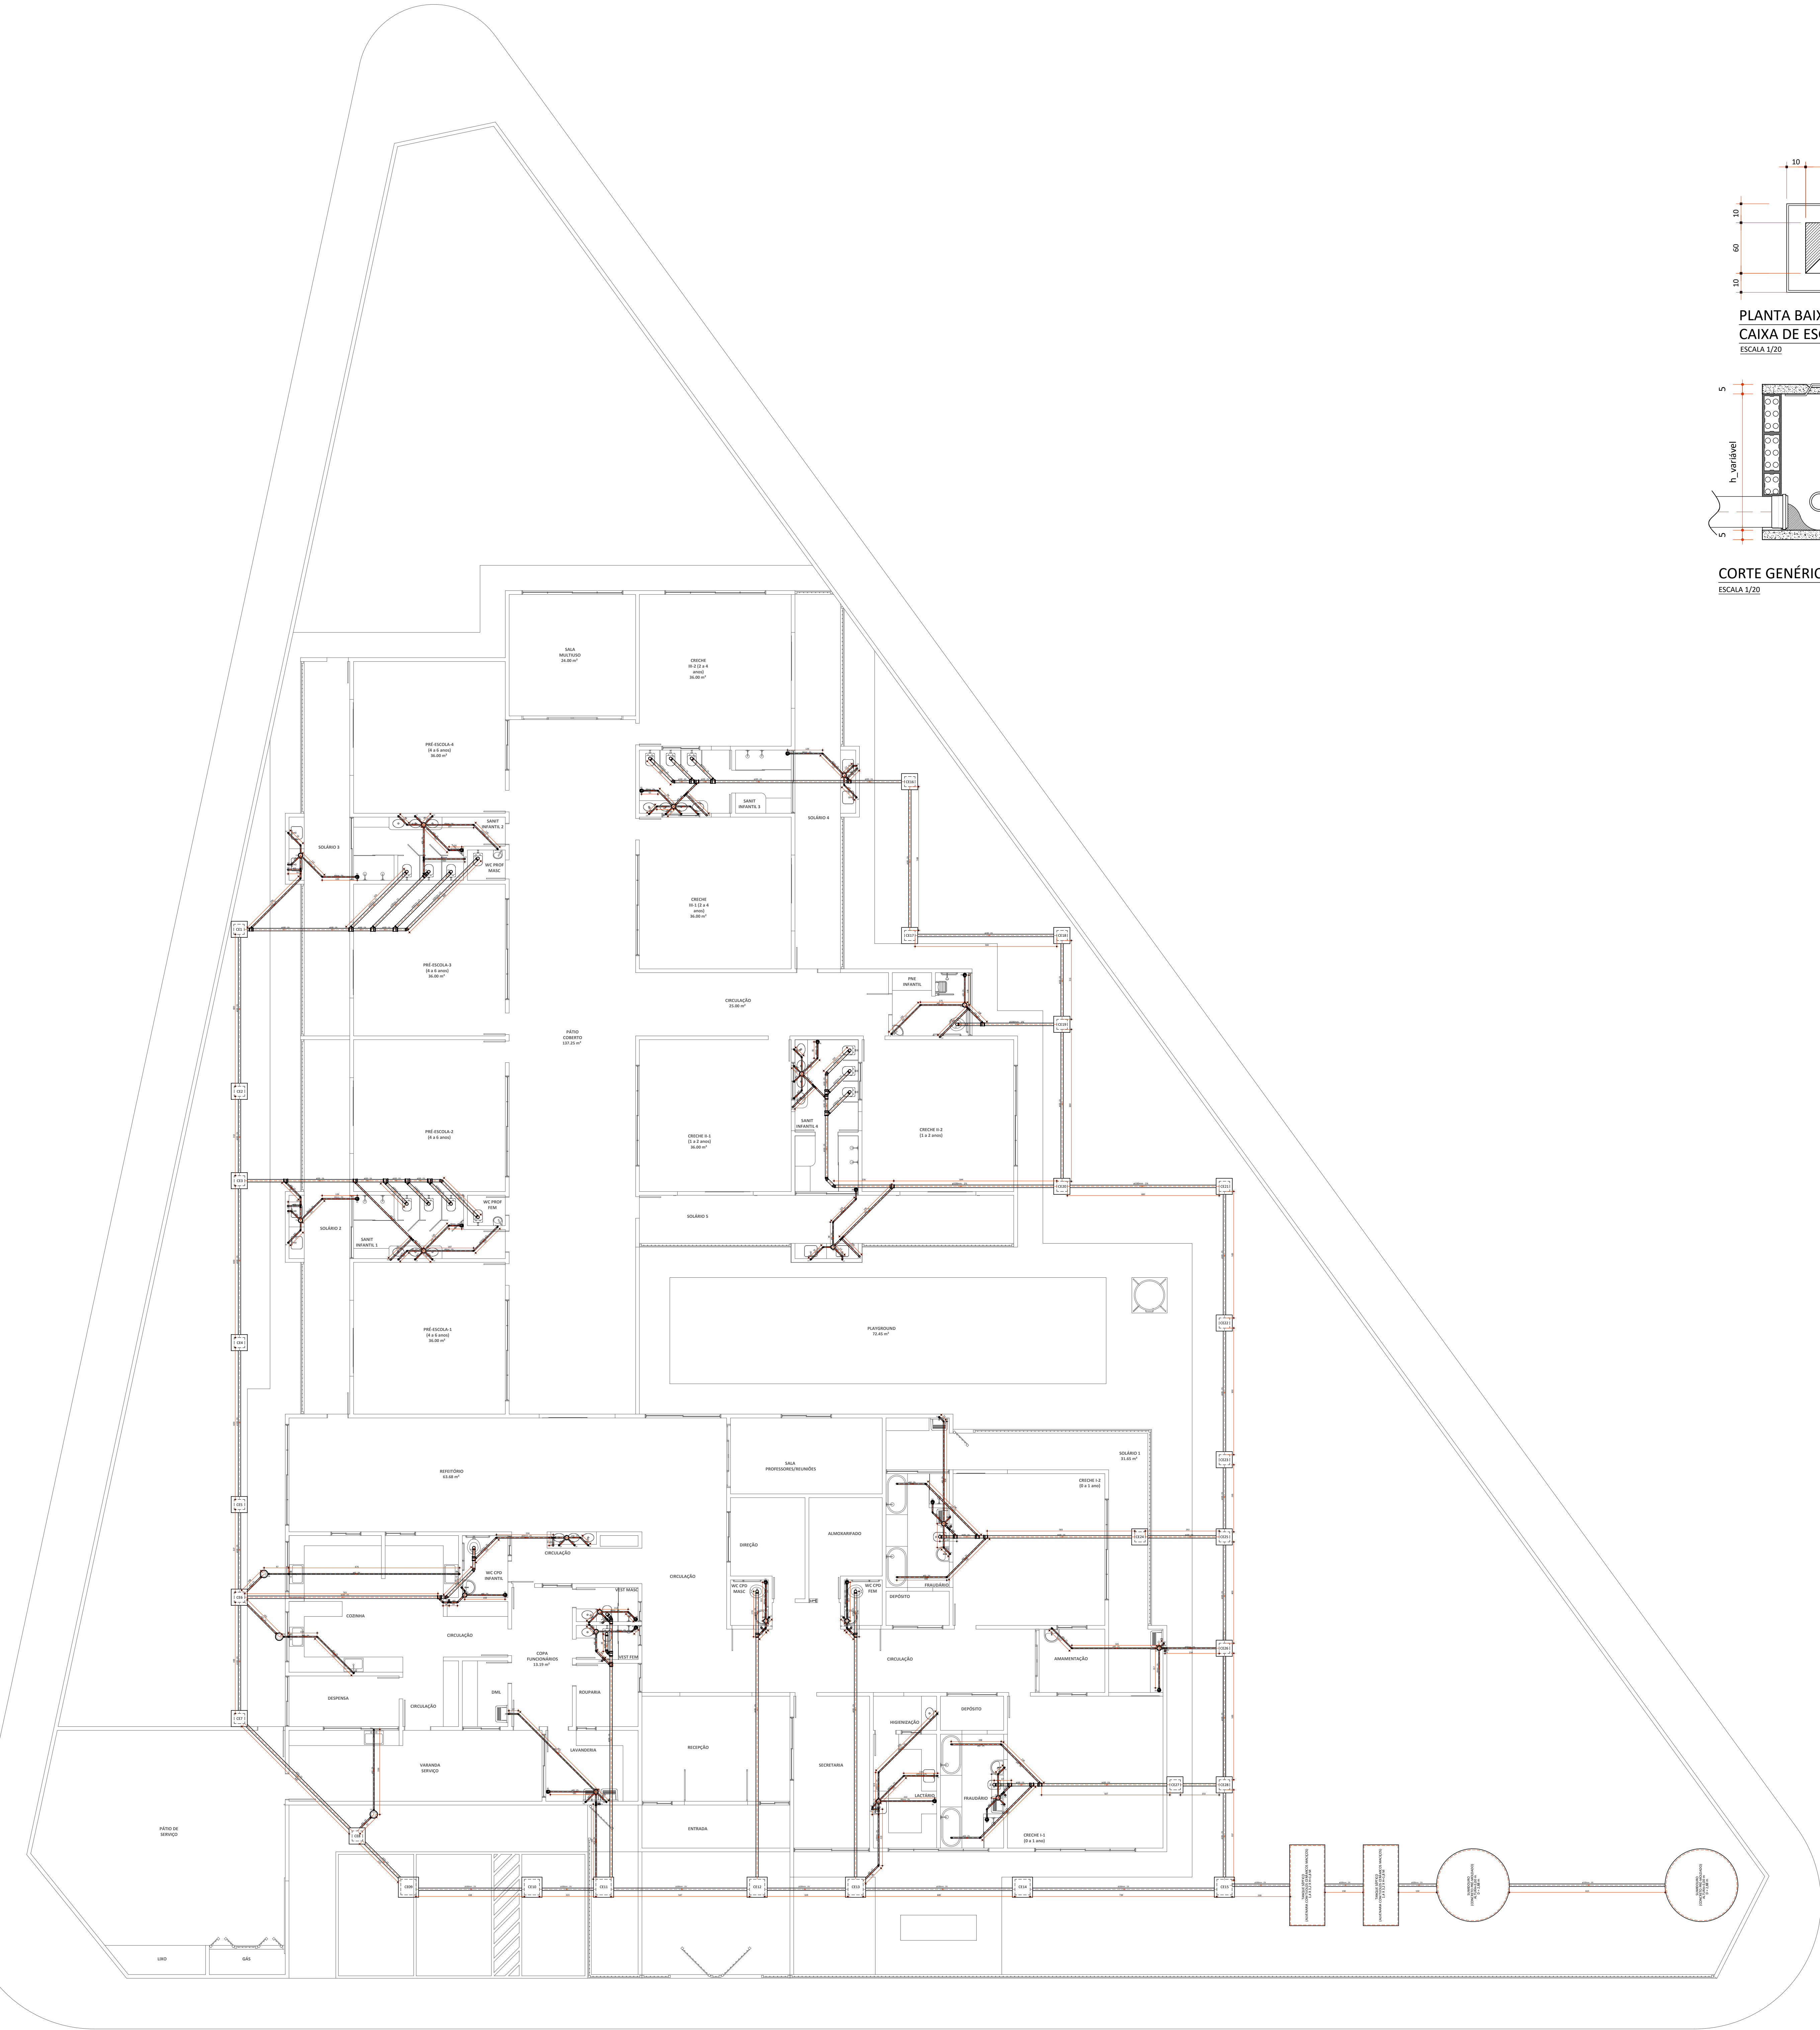

PLANTA BAIXA INSTALAÇÃO SANITÁRIA
ESCALA 1/100

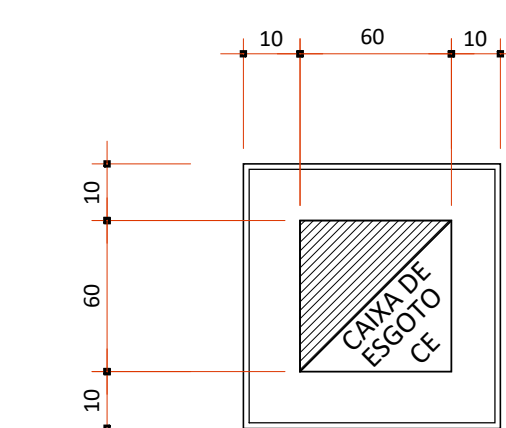

PLANTA BAIXA GENÉRICA
CAIXA DE ESGOTO
ESCALA 1/20

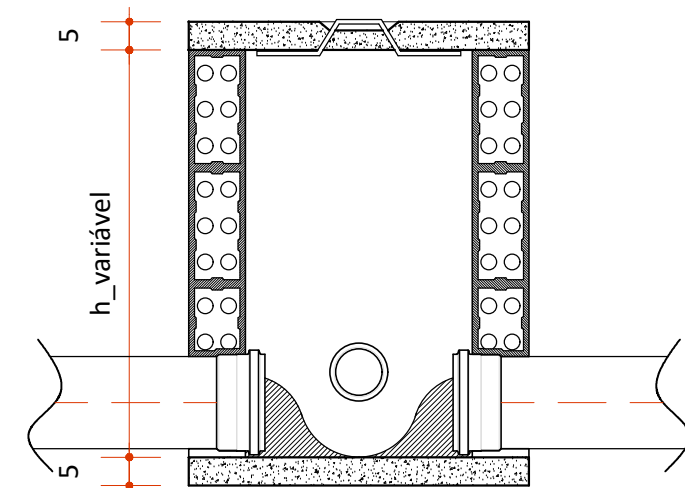


CORTE GENÉRICO CAIXA DE ESGOTO
ESCALA 1/20


TABELA DE PEÇA HIDROSSANITÁRIA	
QUANTIDADE	DESCRIÇÃO
19	CAIXA SIFONADA, PVC, DN 100 X 100 X 50 MM, JUNTA ELÁSTICA
19	RALO SIFONADO, PVC, DN 100 X 40 MM, JUNTA SOLDÁVEL
28	CAIXA ENTERRADA HIDRÁULICA RETANGULAR, EM ALVENARIA COM BLOCOS DE CONCRETO, DIMENSÕES INTERNAS: 0,8X0,8X0,6 M

TABELA DE TUBOS	
Comprimento	Diâmetro
150.00 m	40 mm
60.00 m	50 mm
250.00 m	100 mm

SIMBOLOGIA	
CE	CAIXA DE ESGOTO
CG	CAIXA DE GORDURA
CS	CAIXA SIFONADA
CV	COLUNA DE VENTILAÇÃO
TQ	TUBO DE QUEDA
RS	RALO SECO
FS	FOSSA SÉPTICA
SM	SUMIDOURO
Pia	Pia

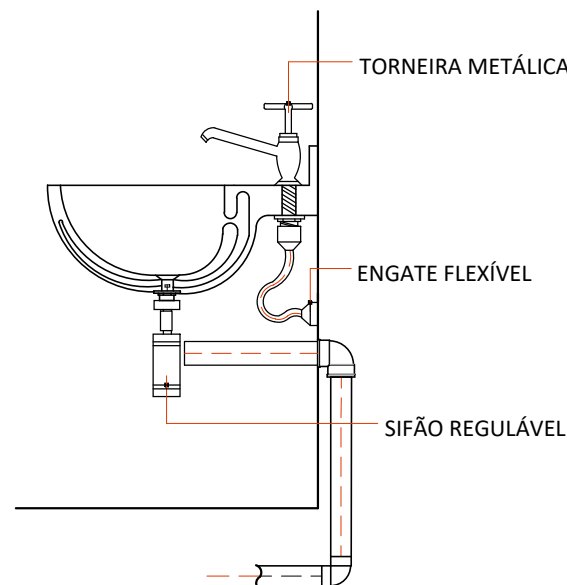

DETALHE LAVATÓRIO
SEM ESCALA

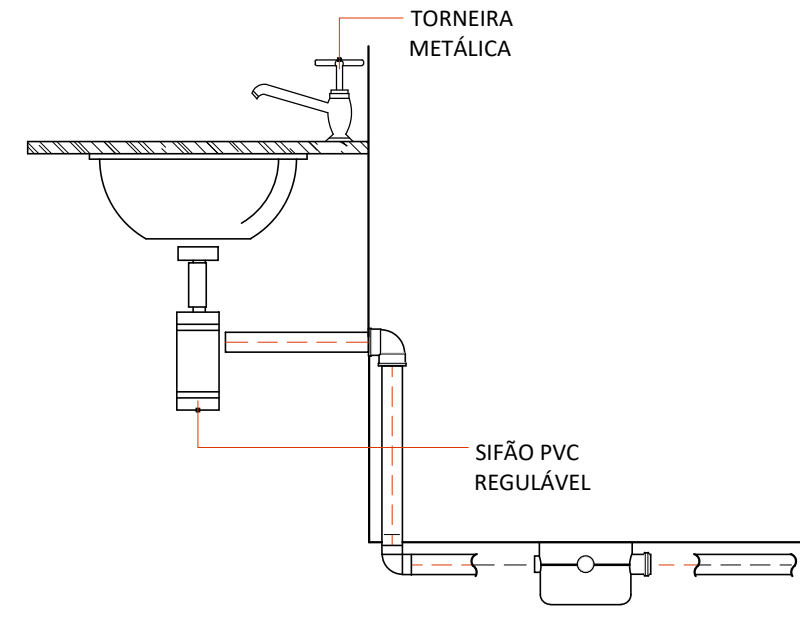

DETALHE PIA DE BANCADA
SEM ESCALA

NOTAS:
DISTÂNCIA MÁXIMA NA HORIZONTAL E VERTICAL ENTRE FUROS = 20cm
DIÂMETRO MÍNIMO DOS FUROS = 15cm
A DISTÂNCIA "D", ENTRE OS SUMIDOUROS, DEVE SER MAIOR QUE 3 VEZES O DIÂMETRO DOS MESMOS E NUNCA MENOR QUE 6,00m.

OBS:
SE A OPÇÃO FOR UTILIZAR ANÉIS PRÉ-MOLDADOS, OBSERVAR AS DIMENSÕES MAIS APROXIMADAS DAQUELAS CALCULADAS EM PROJETO.

PREFEITURA		CAU/CREA	
		BOMBEIROS/NATURATINS/VIGILÂNCIA	
PROJETO		INSTALAÇÃO SANITÁRIA	
PROPRIETÁRIO		FOLHA ÚNICA	
PROJETO		CRECHE MUNICIPAL	
PROPRIETÁRIO		PREFEITURA MUNICIPAL DE AUGUSTINÓPOLIS	
LOCAL		RUA MARIA PEREIRA BRITO, LOTE 01, BAIRRO NOVO HORIZONTE	
CIDADE		AUGUSTINÓPOLIS - TOCANTINS	
PROPRIETÁRIO		PREFEITURA MUNICIPAL DE AUGUSTINÓPOLIS	
AUTOR DO PROJETO		ANDRÉ GAIPO - ARQUITETO URBANISTA	
RESPONSÁVEL TÉCNICO		CAU - A33602-5	
ESCALA		INDICADA	
DATA		24/12/2024	
CONFERIDO		DESENHO	
Descrição:		PROJETO COMPLETO	